


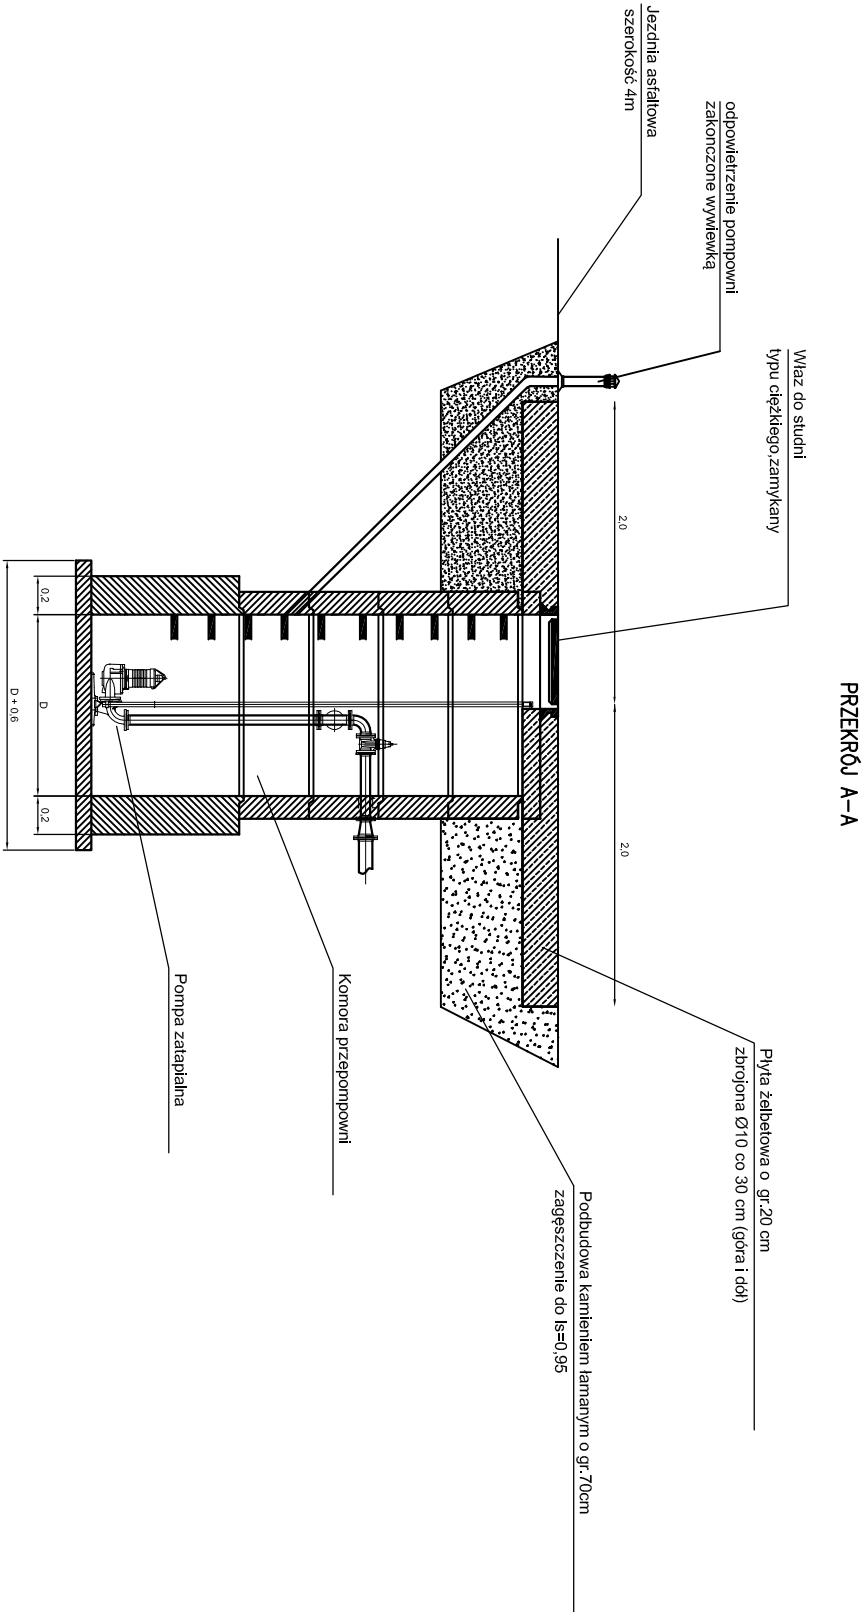





PLAN ZAGOSPODAROWANIA POMPOWNI PVI-4
SZCZEGÓŁ- SKALA 1:50



Nr	Typ modyfikacji		Data	Imię i nazwisko
Inwestor / Zamawiający				
Związek Międzygminny ds. Ekologii w Żywcu ul. Kabaty 2, 34-300 Żywiec				
Konsorcjum Firm				
Lider		Partner		
Scott Wilson Sp. z o.o. ul. Chłapowskiego 29, 60-965 Poznań		Scott Wilson Sp. z o.o. ul. Rejtana 17, 02-516 Warszawa Biuro Kraków ul. Słowicza 3, 31-320 Kraków		
				
Zadanie / Obiekt				
Projekt sieci kanalizacyjnej i wodociągowej dla gminy Miłówka				
Stadium	Temat opracowania			
PW Projekt Wykonawczy	Projekt sieci kanalizacji sanitarnej i wodociągowej w miejscowości Laliki-Pochodźta - Zadanie VI			
Branża Wod-Kan (OŚ)	Tytuł rysunku			
Zagospodarowanie pompowni PVI-4				
Stanowisko	Imię i nazwisko	Nr uprawnień	Podpis	
Główny Projektant	mgr inż. Wiktor Jurkiewicz	upr. inżynierskie 248/86/00		
Projektował	mgr inż. Małgorzata Cieślak			
Opracował	mgr inż. Honorata Treja			
Opracował	mgr inż. Łukasz Pacholik			
Opracował				
Sprawdzający	mgr inż. Andrzej Cieślak	upr. inżynierskie 248/86/00		
Nr projektu	Skala	Data	Nr egz.	Nr rys.
PL1678	1 : 500 1 : 50	12.2010r.		4.7
Stadium	Branża		Nr tomu	Nr rysunku
PW	OŚ		06	4.7