

Województwo śląskie Powiat żywiecki
 Gmina: Lipowa [241706_2] Miejscowość: Lipowa [0007]
MAPA DO CELÓW PROJEKTOWYCH
 w skali 1:500
 aktualna na dzień 10.01.2014 r

powstała w wyniku aktualizacji, przeskalowania oraz wektoryzacji mapy zasadniczej nr 172.334.054 172.343.011 i 013

Sekcja : 172.334.054.2, 172.343.011.3 – 013.1
 Skala 1:500

układy odniesienia poziomy - 1965
 układy odniesienia wysokościowy – Kronstadt 86



Linję przerywaną, wkreślono zakres pomiaru.

Linję przerywaną, - - - - - wkreślono granice jednostek strukturalnych zgodnie z M.P.Z.P gminy Lipowa

Kolorem zielonym wyeksponowano granice działek wkreślone na podstawie mapy ewidencyjnej gruntów obrębu Lipowa

Nie wyklicza się istnienia w terenie uzbrojenia podziemnego nie zgłoszonego do inwentaryzacji bądź nie wyznaczonych przez instytucje branżowe

Mapa do celów projektowych została wykonana bez ustalenia obciążań, o których mowa w § 79 ust. 5, oraz § 80 ust. 4, rozporządzenia ministra spraw wewnętrznych i administracji w sprawie standardów technicznych wykonania geodezyjnych pomiarów sytuacyjnych i wysokościowych oraz opracowywania i przekazywania wyników tych pomiarów do państwowego zasobu geodezyjnego i kartograficznego" gdyż charakter projektowanej inwestycji budowlanej (przebudowa sieci ks), nie wpływa na sposób zagospodarowania gruntów objętych mapą do celów projektowych.

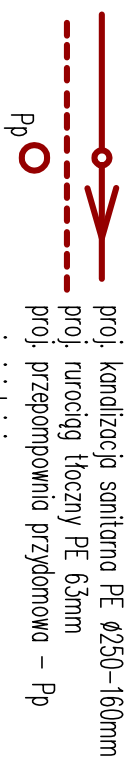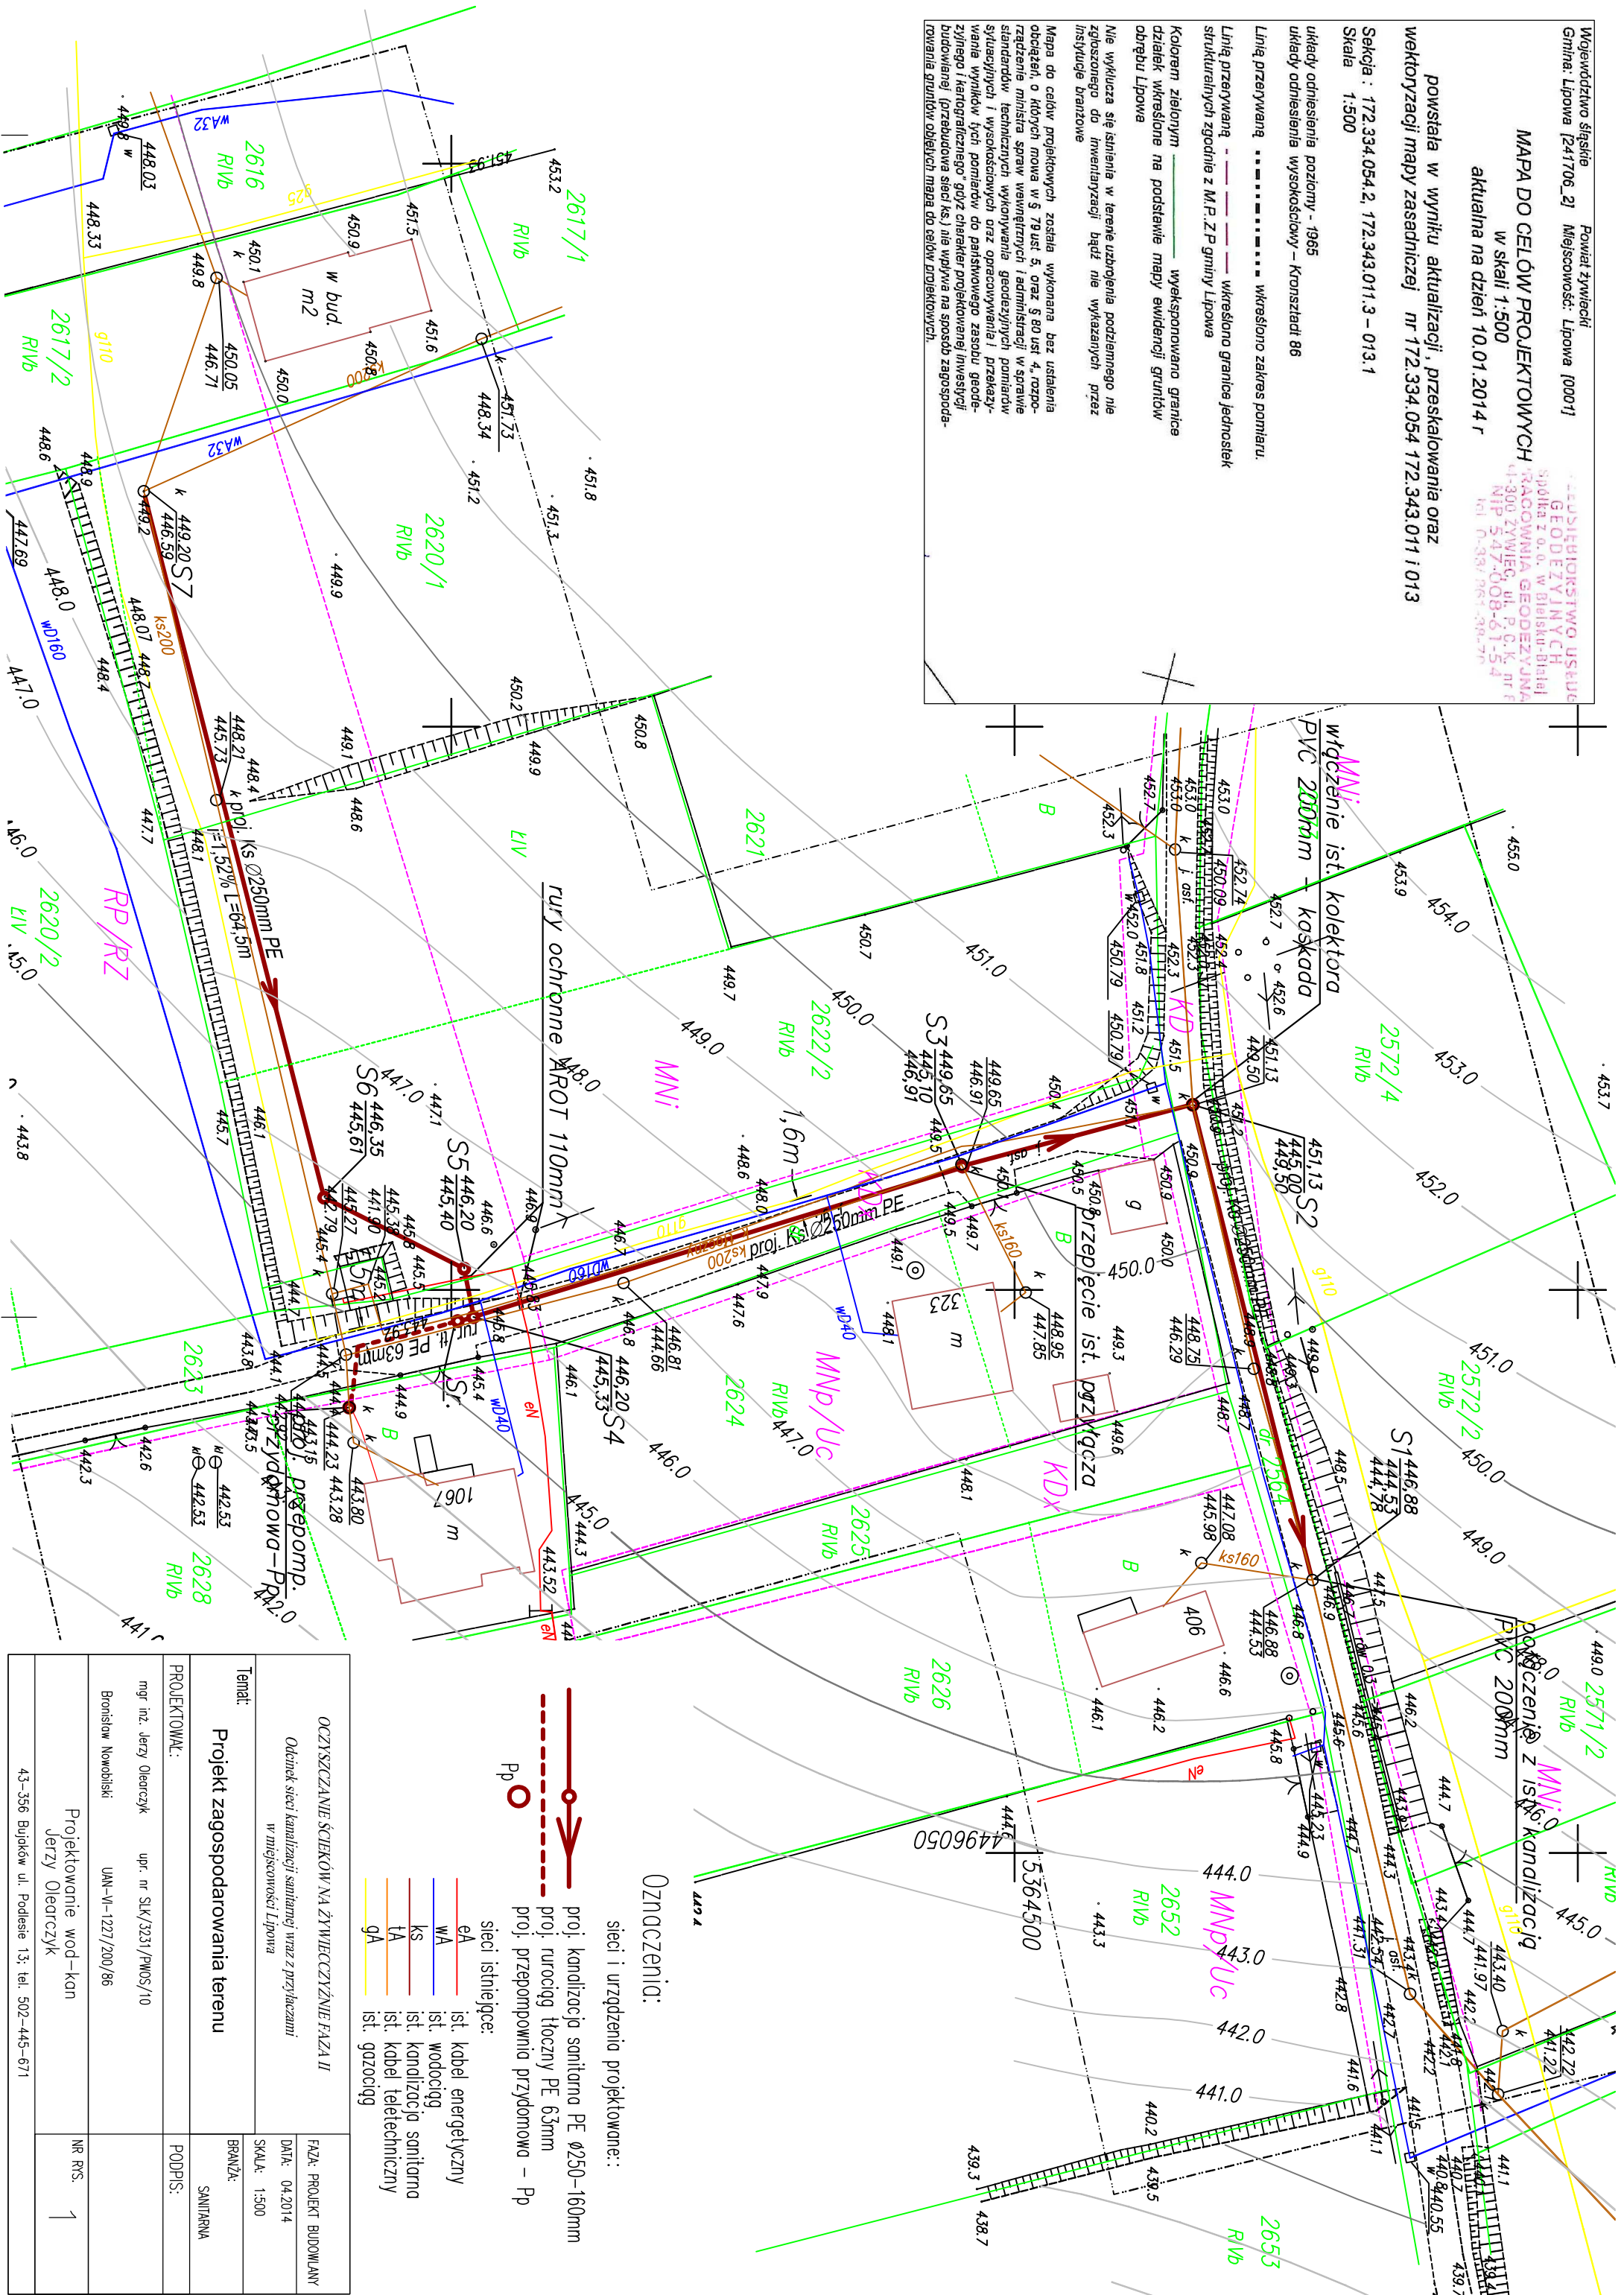

Oznaczenia:

sieci i urządzeń projektowane::

- eA ist. kabel energetyczny
- WA ist. wodociąg
- ks ist. kanalizacja sanitarna
- TA ist. kabel teletechniczny
- GA ist. gazociąg

OCZYSZCZANIE ŚCIEKÓW NA ŻYWIĘCZYŹNIE FAZA II		FAZA PROJEKT BUDOWLANY	
Odcinek sieci kanalizacji sanitarnej wraz z przyłączami w miejscowości Lipowa		DATA: 04.2014	
Temat: Projekt zagospodarowania terenu		SKALA: 1:500	
PROJEKTOWAŁ: mgr inż. Jerzy Olewczyk		BRANŻA: SANITARNA	
upr. nr SK/3231/PWOS/10		PODPIS:	
Bronisław Nowobiski		UAN-W-1227/200/86	
Projektowanie wod-kan		NR R/S: 1	
Jerzy Olewczyk		43-356 Bujaków ul. Podlesie 13, tel. 502-445-671	