

Województwo śląskie Powiat żywiecki
Gmina: Lipowa [241706_2] Miejscowość: Lipowa [0001]

MAPA DO CELÓW PROJEKTOWYCH
w skali 1:500
aktualna na dzień 10.01.2014 r

powstała w wyniku aktualizacji, przeskalowania oraz
wektoryzacji mapy zasadniczej nr 172.334.054 172.343.011 i 013

Sekcja : 172.334.054.2, 172.343.011.3 – 013.1
Skala 1:500

układy odniesienia poziomy - 1965
układy odniesienia wysokościowy – Kronsztadt 86


Linia przerywaną wykreślono zakres pomiaru.

Linia przerywaną - - - - - wykreślono granice jednostek
strukturalnych zgodnie z M.P.Z.P gminy Lipowa

Kolorem zielonym wykazonano granice
działek wykreślone na podstawie mapy ewidencji gruntów
obrębu Lipowa

Nie wyklucza się istnienia w terenie uzbrojenia podziemnego nie
zgłoszonego do inwentaryzacji bądź nie wykazanych przez
Instytucje branżowe

Mapa do celów projektowych została wykonana bez ustalenia
obciążeń, o których mowa w § 79 ust 5, oraz § 80 ust 4, rozpo-
rządzenia ministra spraw wewnętrznych i administracji w sprawie
standardów technicznych wykonywania geodezyjnych pomiarów
sytuacyjnych i wysokościowych oraz opracowywania i przekezy-
wania wyników tych pomiarów do państwowego zasobu geode-
zyjnego i kartograficznego" gdyż charakter projektowanej inwestycji
budowlanej (przebudowa sieci ks.) nie wpływa na sposób zagospoda-
rowania gruntów objętych mapą do celów projektowych.

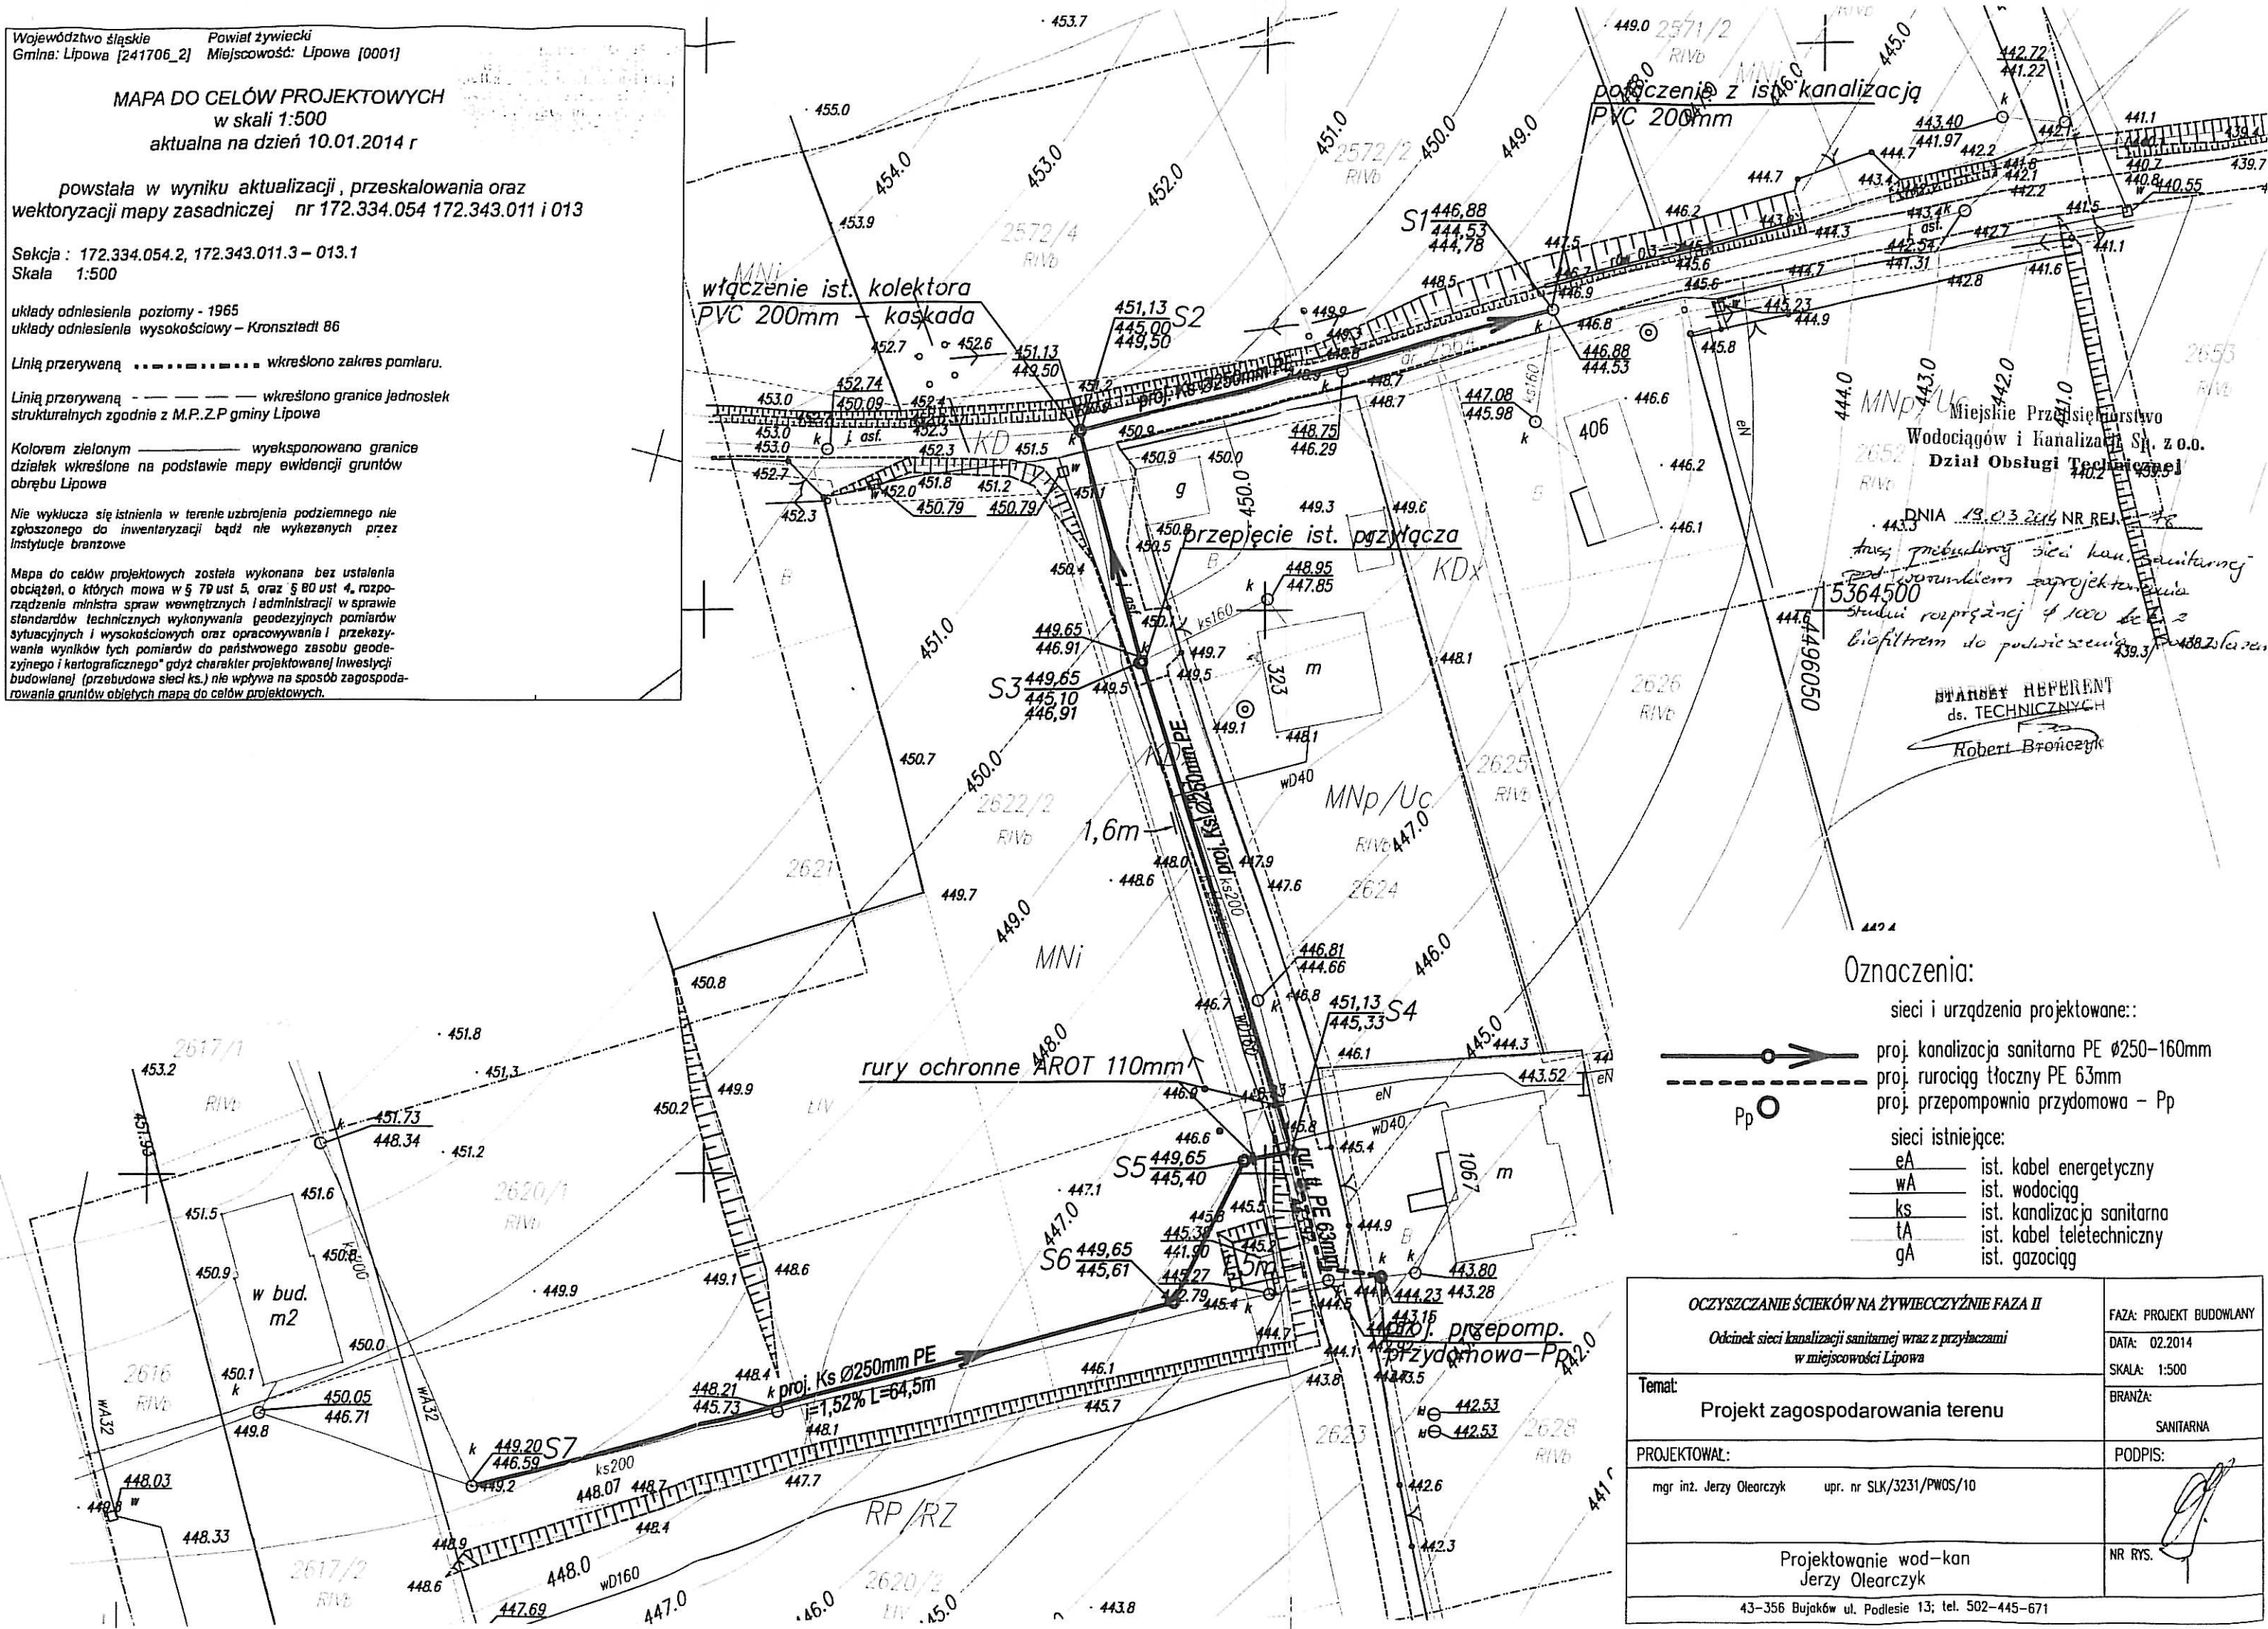

Oznaczenia:

sieci i urządzenia projektowane:~

- proj. kanalizacja sanitarna PE Ø250-160mm
proj. rurociąg tłoczny PE 63mm
proj. przepompownia przydomowa - Pp

sieci istniejące:

- eA ist. kabel energetyczny
wA ist. wodociąg
ks ist. kanalizacja sanitarna
tA ist. kabel teletechniczny
gA ist. gazociąg

OCZYSZCZANIE ŚCIEKÓW NA ŻYWIECZYZNIE FAZA II

Odcinek sieci kanalizacji sanitarnej wraz z przyłączami
w miejscowości Lipowa

Temat:
Projekt zagospodarowania terenu

PROJEKTOWAŁ:
mgr inż. Jerzy Olearczyk upr. nr SLK/3231/PWOS/10

Projektowanie wod-kan
Jerzy Olearczyk

43-356 Bujaków ul. Podlesie 13; tel. 502-445-671

FAZA: PROJEKT BUDOWLANY

DATA: 02.2014

SKALA: 1:500

BRANŻA:

SANITARNA

PODPIS:

NR RYS.