

Województwo śląskie Powiat żywiecki
Gmina: Lipowa [241706_2] Miejscowość: Lipowa [0001]

MAPA DO CELÓW PROJEKTOWYCH
w skali 1:500
aktualna na dzień 10.01.2014 r

powstała w wyniku aktualizacji, przeskalowania oraz wektoryzacji mapy zasadniczej nr 172.334.054 172.343.011 i 013

Sekcja : 172.334.054.2, 172.343.011.3 – 013.1
Skala 1:500

układy odniesienia poziomy - 1965
układy odniesienia wysokościowy - Kronsztadt 86

Linia przerywaną - - - - - wkreślono zakres pomiaru.

Linia przerywaną - - - - - wkreślono granice jednostek strukturalnych zgodnie z M.P.Z.P gminy Lipowa

Kolorem zielonym - - - - - wykazano granice działek wkreślone na podstawie mapy ewidencji gruntów obrębu Lipowa

Nie wyklucza się istnienia w terenie uzbrojenia podziemnego nie zgłoszonego do inwentaryzacji bądź nie wykazanych przez Instytucje branżowe


Mapa do celów projektowych została wykonana bez ustalenia obciążeń, o których mowa w § 70 ust 5, oraz § 80 ust 4, rozporządzenie ministra spraw wewnętrznych i administracji w sprawie standardów technicznych wykonywania geodezyjnych pomiarów sytuacyjnych i wysokościowych oraz opracowywania i przekazywania wyników tych pomiarów do państwowego zasobu geodezyjnego i kartograficznego" gdyż charakter projektowanej inwestycji budowlanej (przebudowa sieci ks.) nie wpływa na sposób zagospodarowania gruntów objętych mapą do celów projektowych.

URZĄD GMINY

34-324 LIPOWA Nr 708
pow. żywiecki - woj. śląskie
tel./fax 33 - 867 - 16 149
I. 33 - 867 - 06 - 22, 867 708 542
Regon 000543321
NIP 553 - 10 - 99 169

*projekt kanalizacji sanitarnej z przyłączami
nr 172.334.054.2, 172.343.011.3 i 013.1
24.03.2014r. Lipowa, dnia 31.03.2014r.*

WOJ
Marszałek Caputa

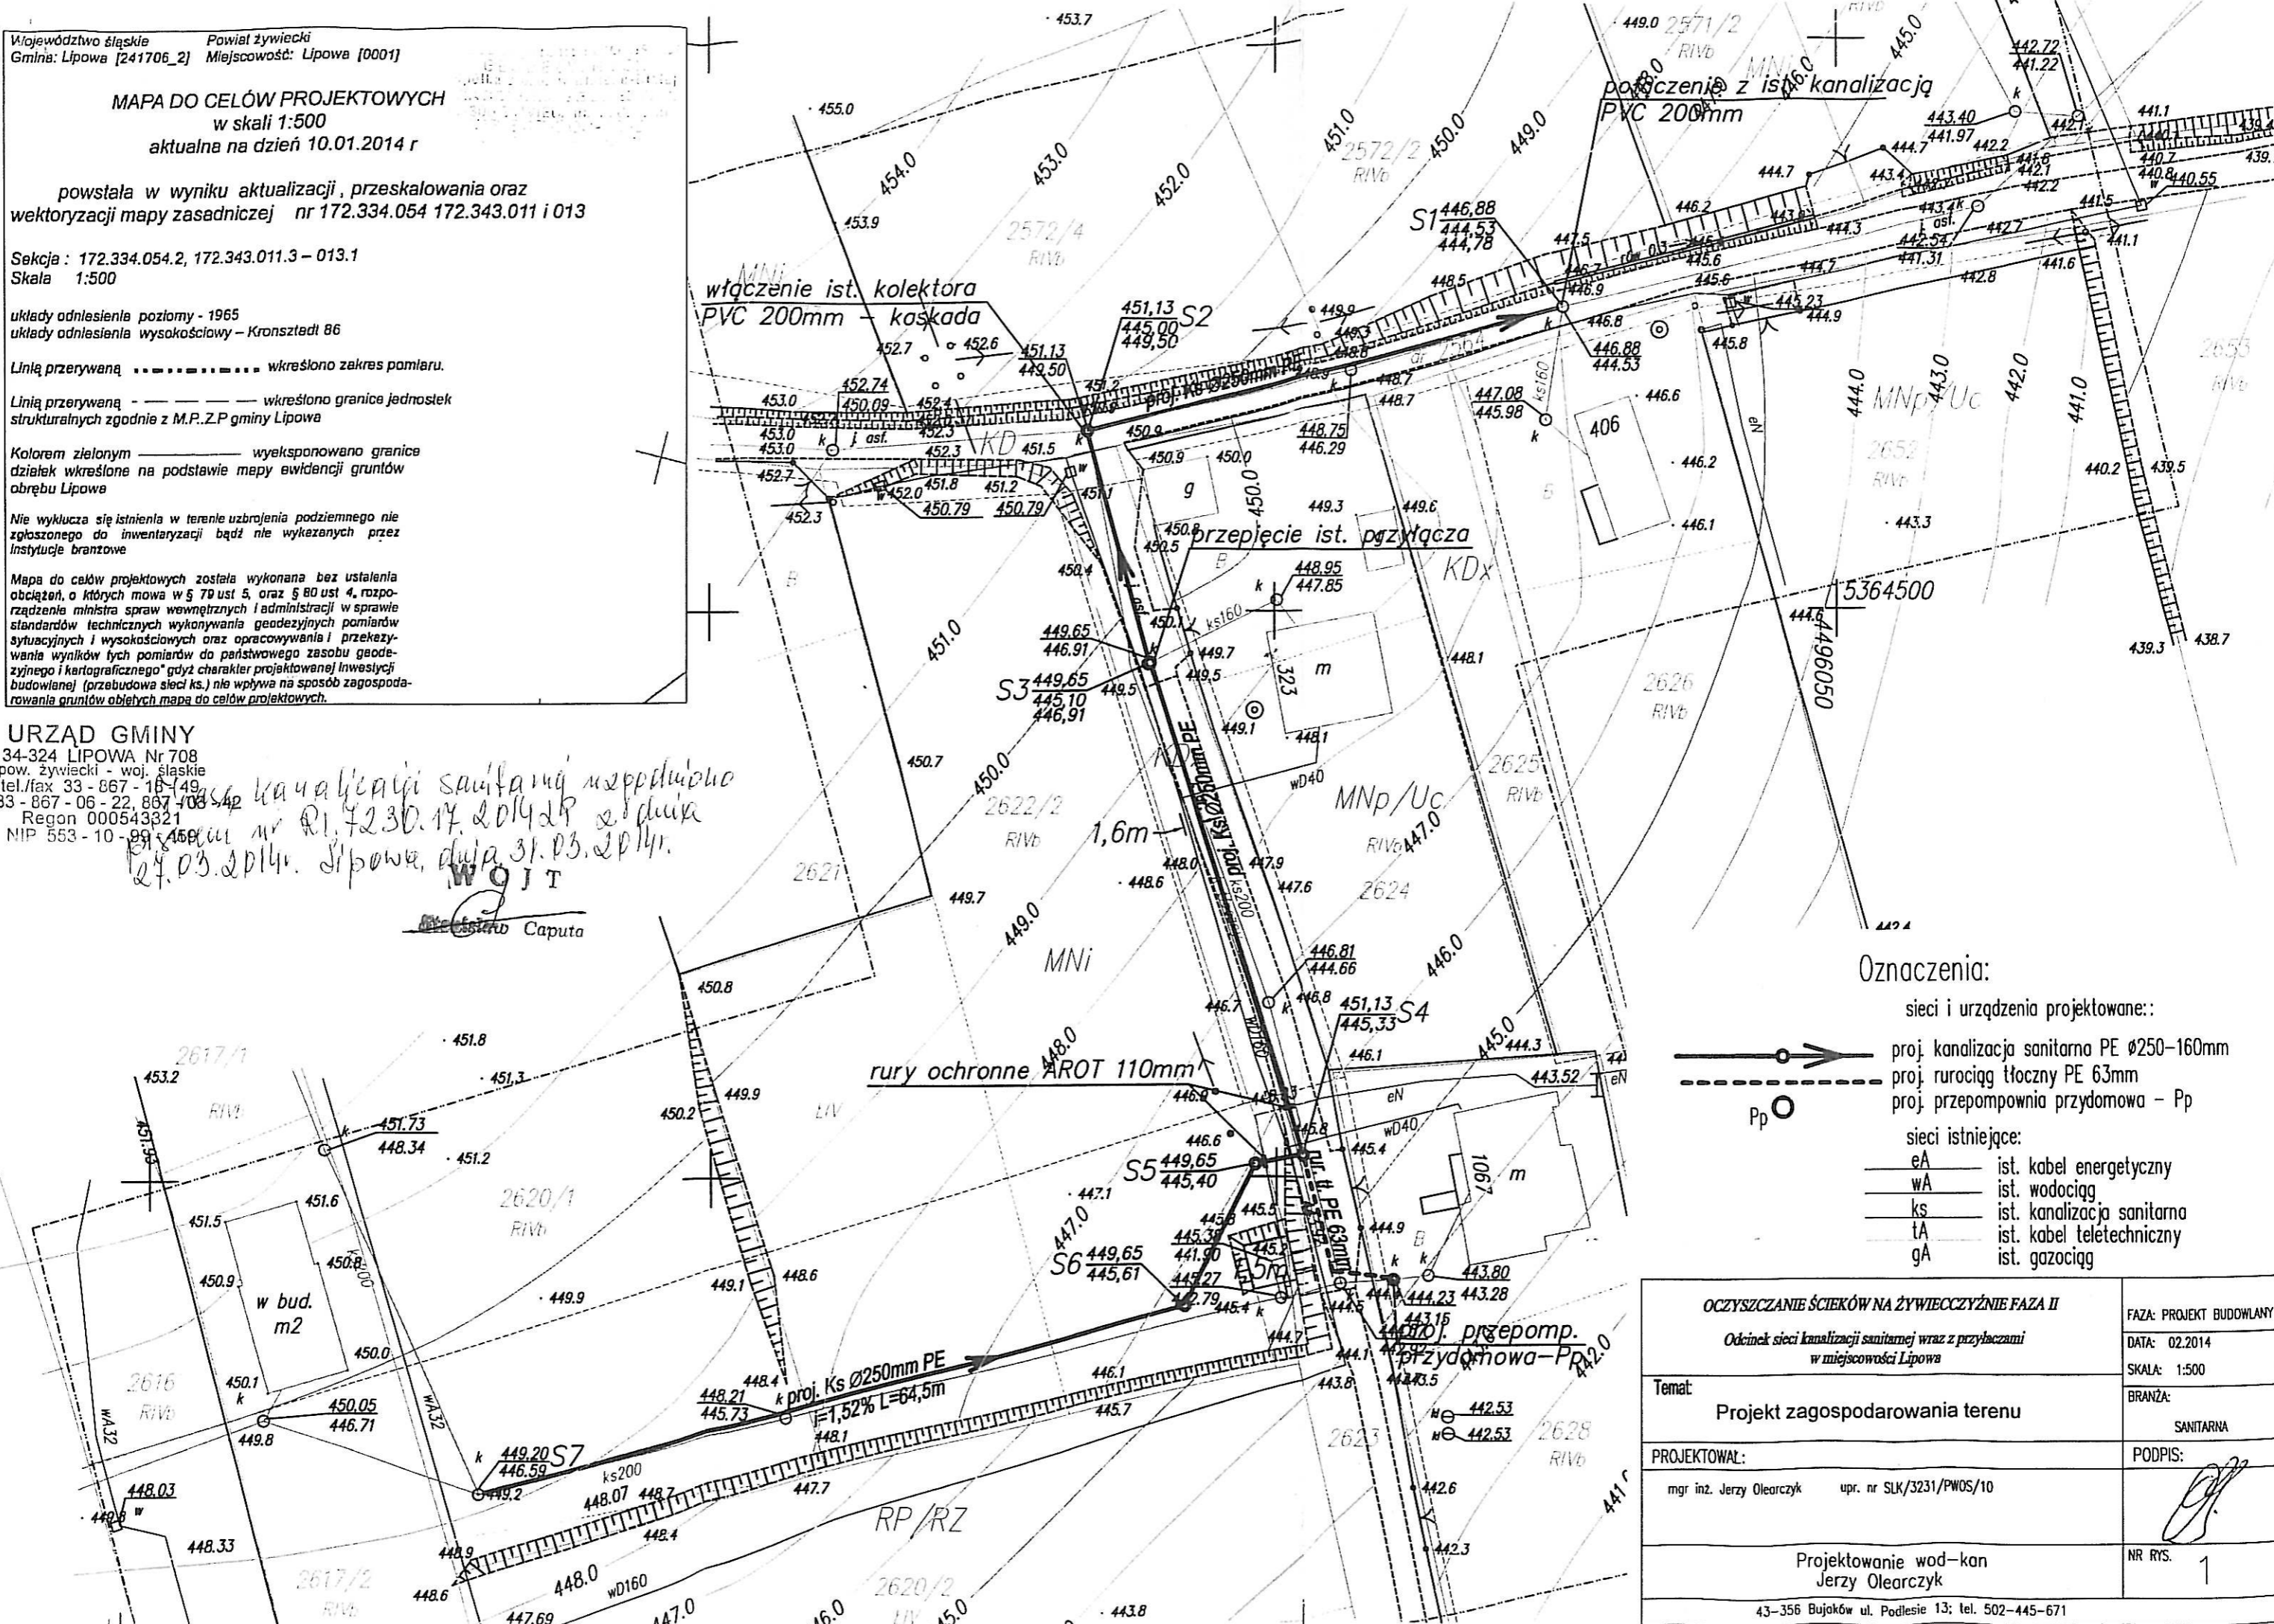

- Oznaczenia:**
- > proj. kanalizacja sanitarna PE Ø250-160mm
 - - - - - proj. rurociąg tłoczny PE 63mm
 - Pp proj. przepompownia przydomowa - Pp
 - eA sieci istniejące: ist. kabel energetyczny
 - wA ist. wodociąg
 - ks ist. kanalizacja sanitarna
 - tA ist. kabel teletechniczny
 - gA ist. gazociąg

OCZYSZCZANIE ŚCIEKÓW NA ŻYWIECCZYŹNIE FAZA II	
Odcinek sieci kanalizacji sanitarnej wraz z przyłączami w miejscowości Lipowa	
Temat:	FAZA: PROJEKT BUDOWLANY DATA: 02.2014 SKALA: 1:500
Projektował:	BRANŻA: SANITARNA PODPIS:
mgr inż. Jerzy Olearczyk upr. nr SLK/3231/PWOS/10	
Projektowanie wod-kan Jerzy Olearczyk	
NR RYS. 1	
43-356 Bujaków ul. Podlesie 13; tel. 502-445-671	